


Quadro de distribuição - Vestiário:	Disjuntor:	Circuito:
Circuito 1 - Iluminação	1 x 16 A	1,5mm²
Circuito 2 - Iluminação	1 x 16 A	1,5mm²
Circuito 3 - Tomadas de uso geral	1 x 20 A	2,5mm²
Circuito 4 - Tomadas de uso geral	1 x 20 A	2,5mm²
Alimentador geral	1 x 32 A	6,0mm²

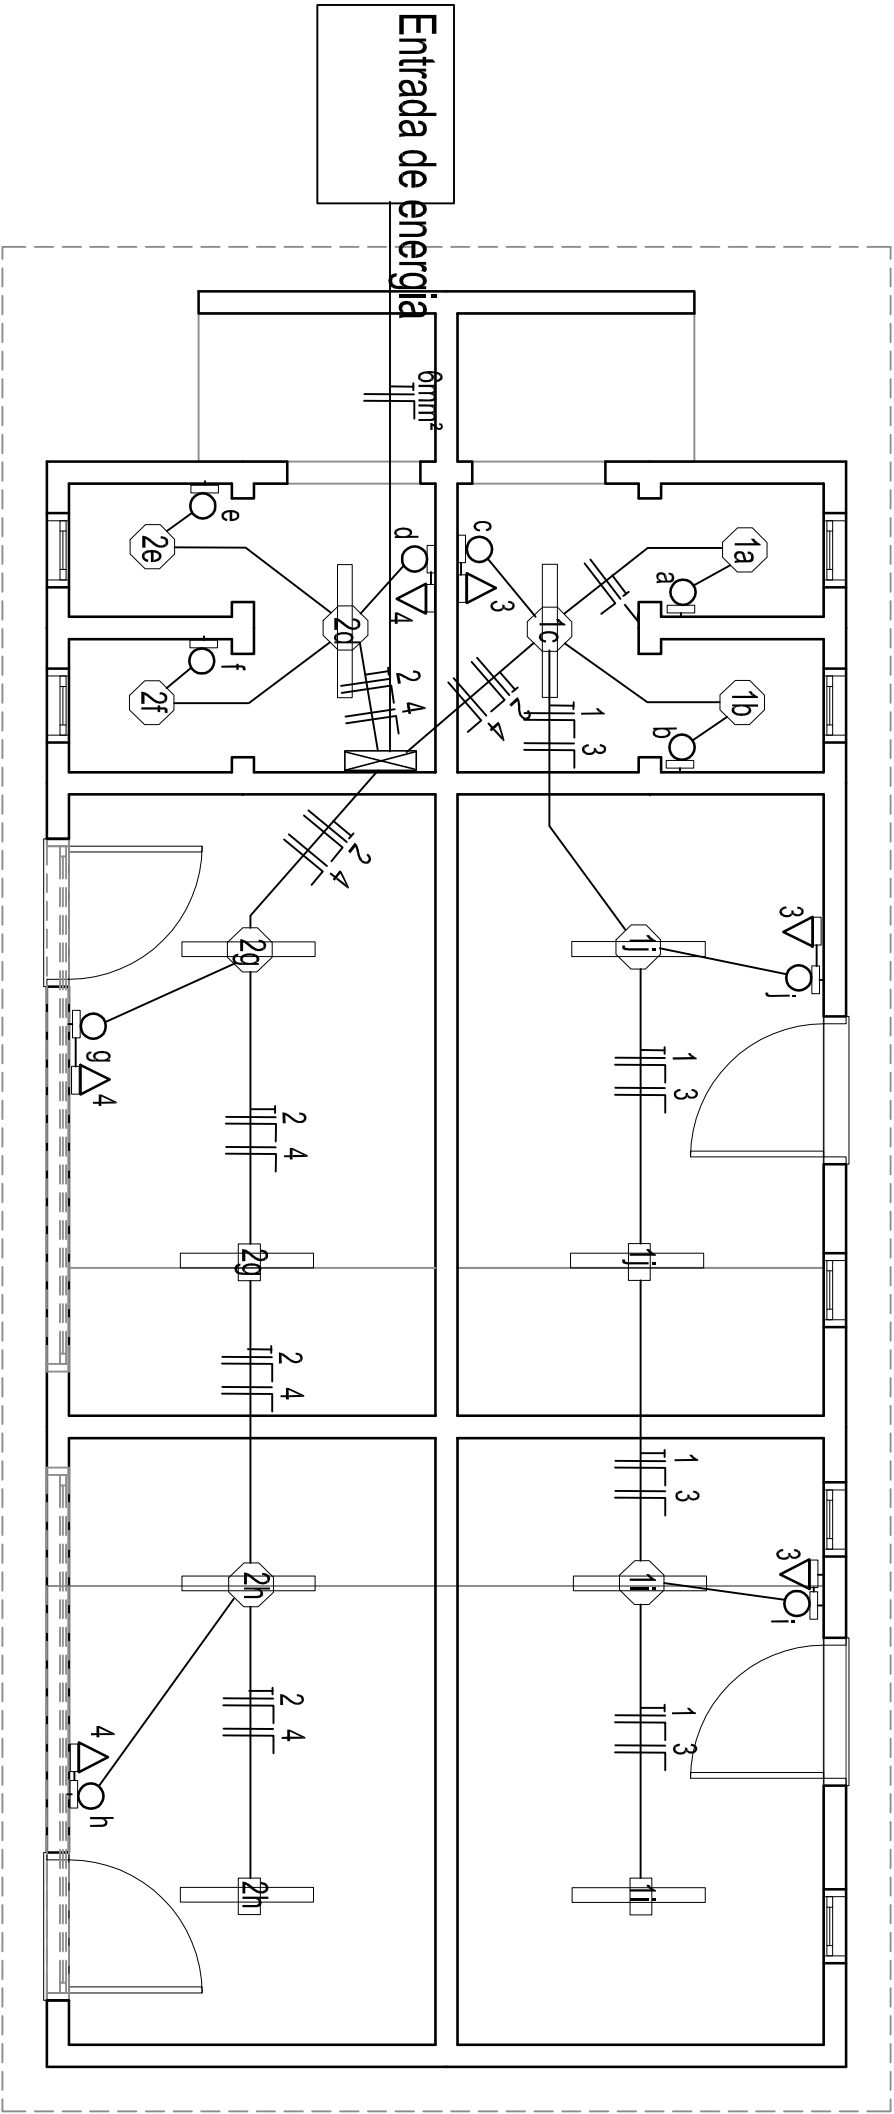

LEGENDA:

- Condulete tipo C / E
- Condulete tipo TE
- Luminária tipo fluorescente
- Tubulação rígida de PVC 3/4 "
- Fiação flexível 1,5mm²
- Interruptor em condulete - 1,10m
- Tomada em condulete a 1,10m
- Quadro de distribuição
- Luminária tipo plafon
- Caixa octogonal 4x4"

PLANTA BAIXA

Escala 1/50

assunto

REFORMA PARQUE FLORESTA IMPERIAL

Elétrico Vestiários

arquivo

063-REF-VEST-ELE-01-R00.dwg

responsável

Eng. Eziel

data

set/2016

desenho

Eng. Daniel

escala

1:50

unidade

metros

prancha

01

COMOSA

PROJETO DE ARQUITETURA E ENGENHARIA

RUA PIAUI, 111 - JARDIM CAMBOYÁ

RECIFE - PE - 51050-110

FONE: (51) 3557-1111