
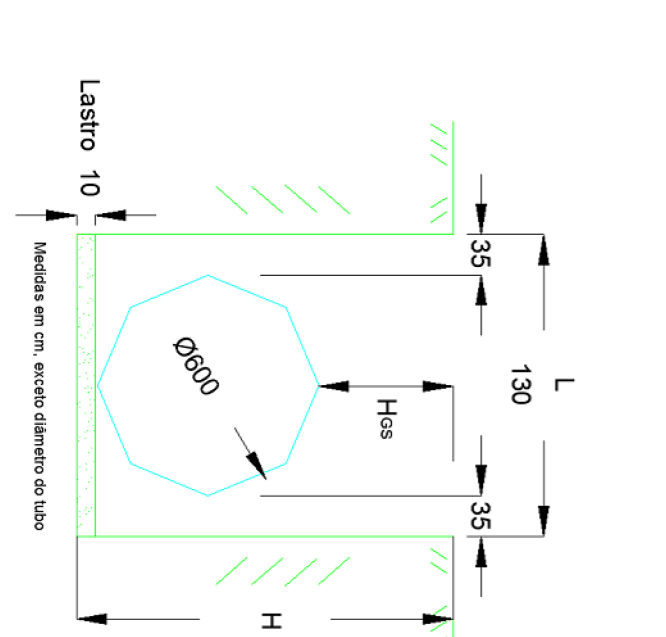
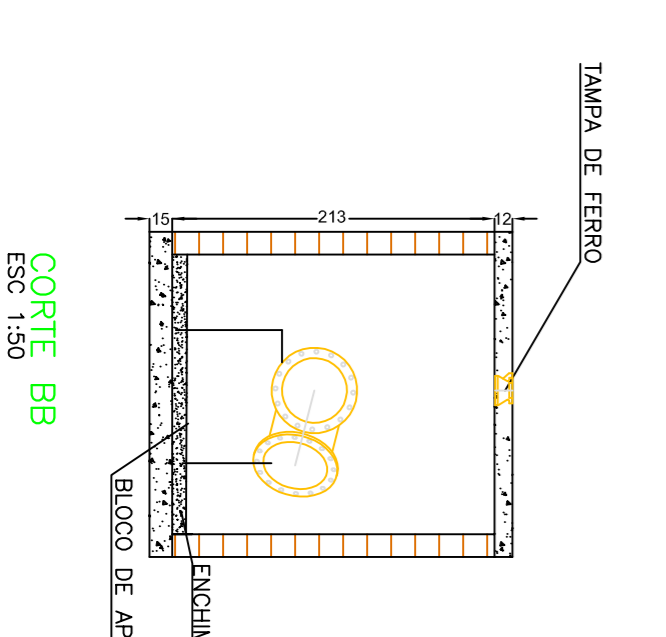
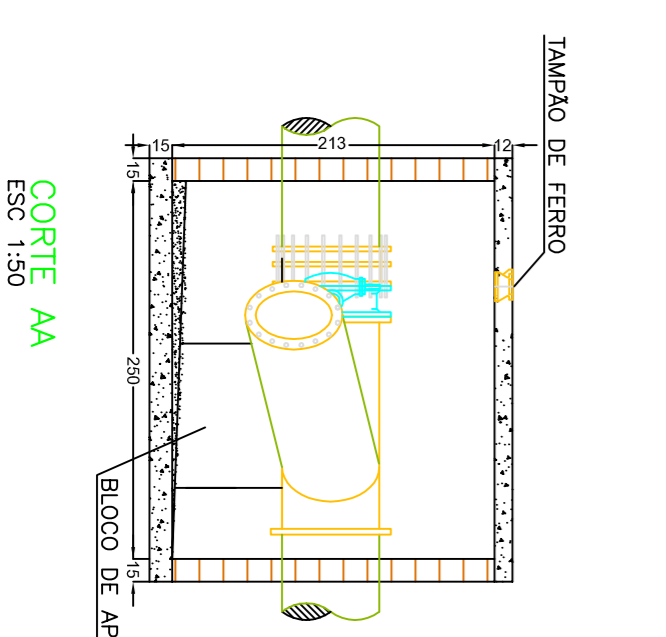


CAIXA 4 – VALVULA BORBOLETA E JUNÇÃO (DN600)

PERFIL DE ESCAVAÇÃO

PLANTA BAIXA
ESCALA 1:200

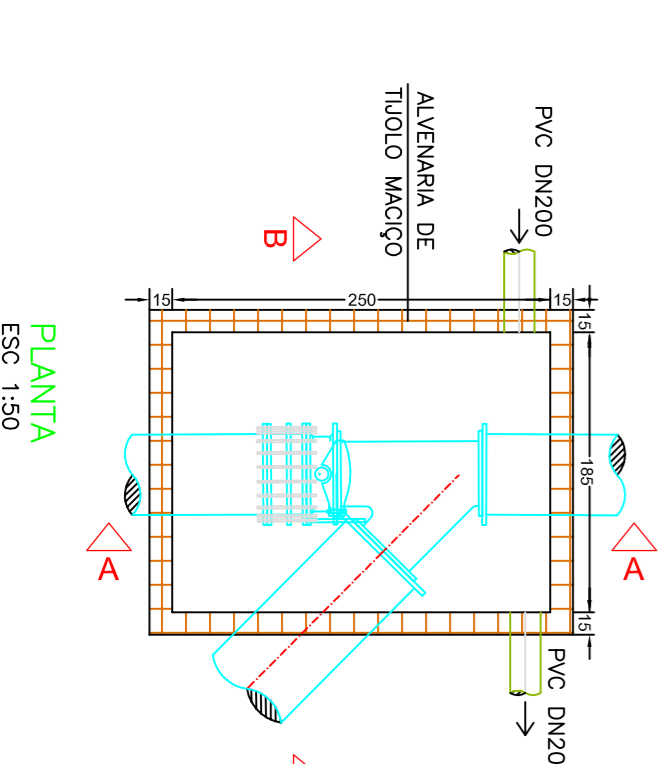

- LEGENDA**
- REDE EXISTENTE A DESATIVAR
 - REDE EXISTENTE
 - REDE PROJETADA
 - MEIO FIO
 - EDIFICAÇÃO EXISTENTE

RELAÇÃO DE PEÇAS – DESVO DA REDE BOMBADA

Nº DISCRIMINAÇÃO	MATERIAL	DIÂMETRO	QUANT
1 QUENA ESPECIAL PARA INTERLIGAÇÃO	AOO	600	1
2 VALVULA BORBOLETA COM FLANGES	F*F*O	600	1
3 JUNTA DE DESMONTAGEM TRAVADA AXIALMENTE	F*F*O	600	2
4 TUBO FLANGE E BOLA L=5800mm	F*F*O	600	1
5 TUBO PONTA E BOLA COM JTE	F*F*O	600	12
6 TUBO PONTA E BOLA COM JTE L=4000 mm	F*F*O	600	2
7 TUBO PONTA E BOLA COM JTE	F*F*O	600	1
8 TUBO FLANGE E FLANGE L=3400 mm	F*F*O	600	1
9 CURVA 111°S COM BOLSAS E JTE	F*F*O	600	2
10 CURVA 22°30' COM BOLSAS E JTE	F*F*O	600	2
11 CURVA 45° COM BOLSAS E JTE	F*F*O	600	2
12 JUNÇÃO 45° COM FLANGES	AOO	600/500	1
13 TUBO PONTA E FLANGE L=1000 mm	F*F*O	500	2
14 JUNTA DE DESMONTAGEM TRAVADA AXIALMENTE	F*F*O	500	2
15 VALVULA BORBOLETA COM FLANGES	F*F*O	500	1
16 VALVULA BORBOLETA COM FLANGES	F*F*O	500	1
17 TAMPA PARA REGISTRO T015 – REDONDA	F*F*O	100	1

* PEÇA ADQUIRIDA PELA COMISA

COMISA
Sociedade por Acção com o capital social de 2.500.000,00€

ESTAÇÃO DE TRATAMENTO DE ÁGUA REMANESCENTES ETA

PROJETOS ESPECÍFICOS
DESVO DA REDE BOMBADA
PLANTA BAIXA

09/2016

16/17